


Nr	NAZWA POMIESZCZENIA	Pow. [m ²]
11	Antresola	40,81

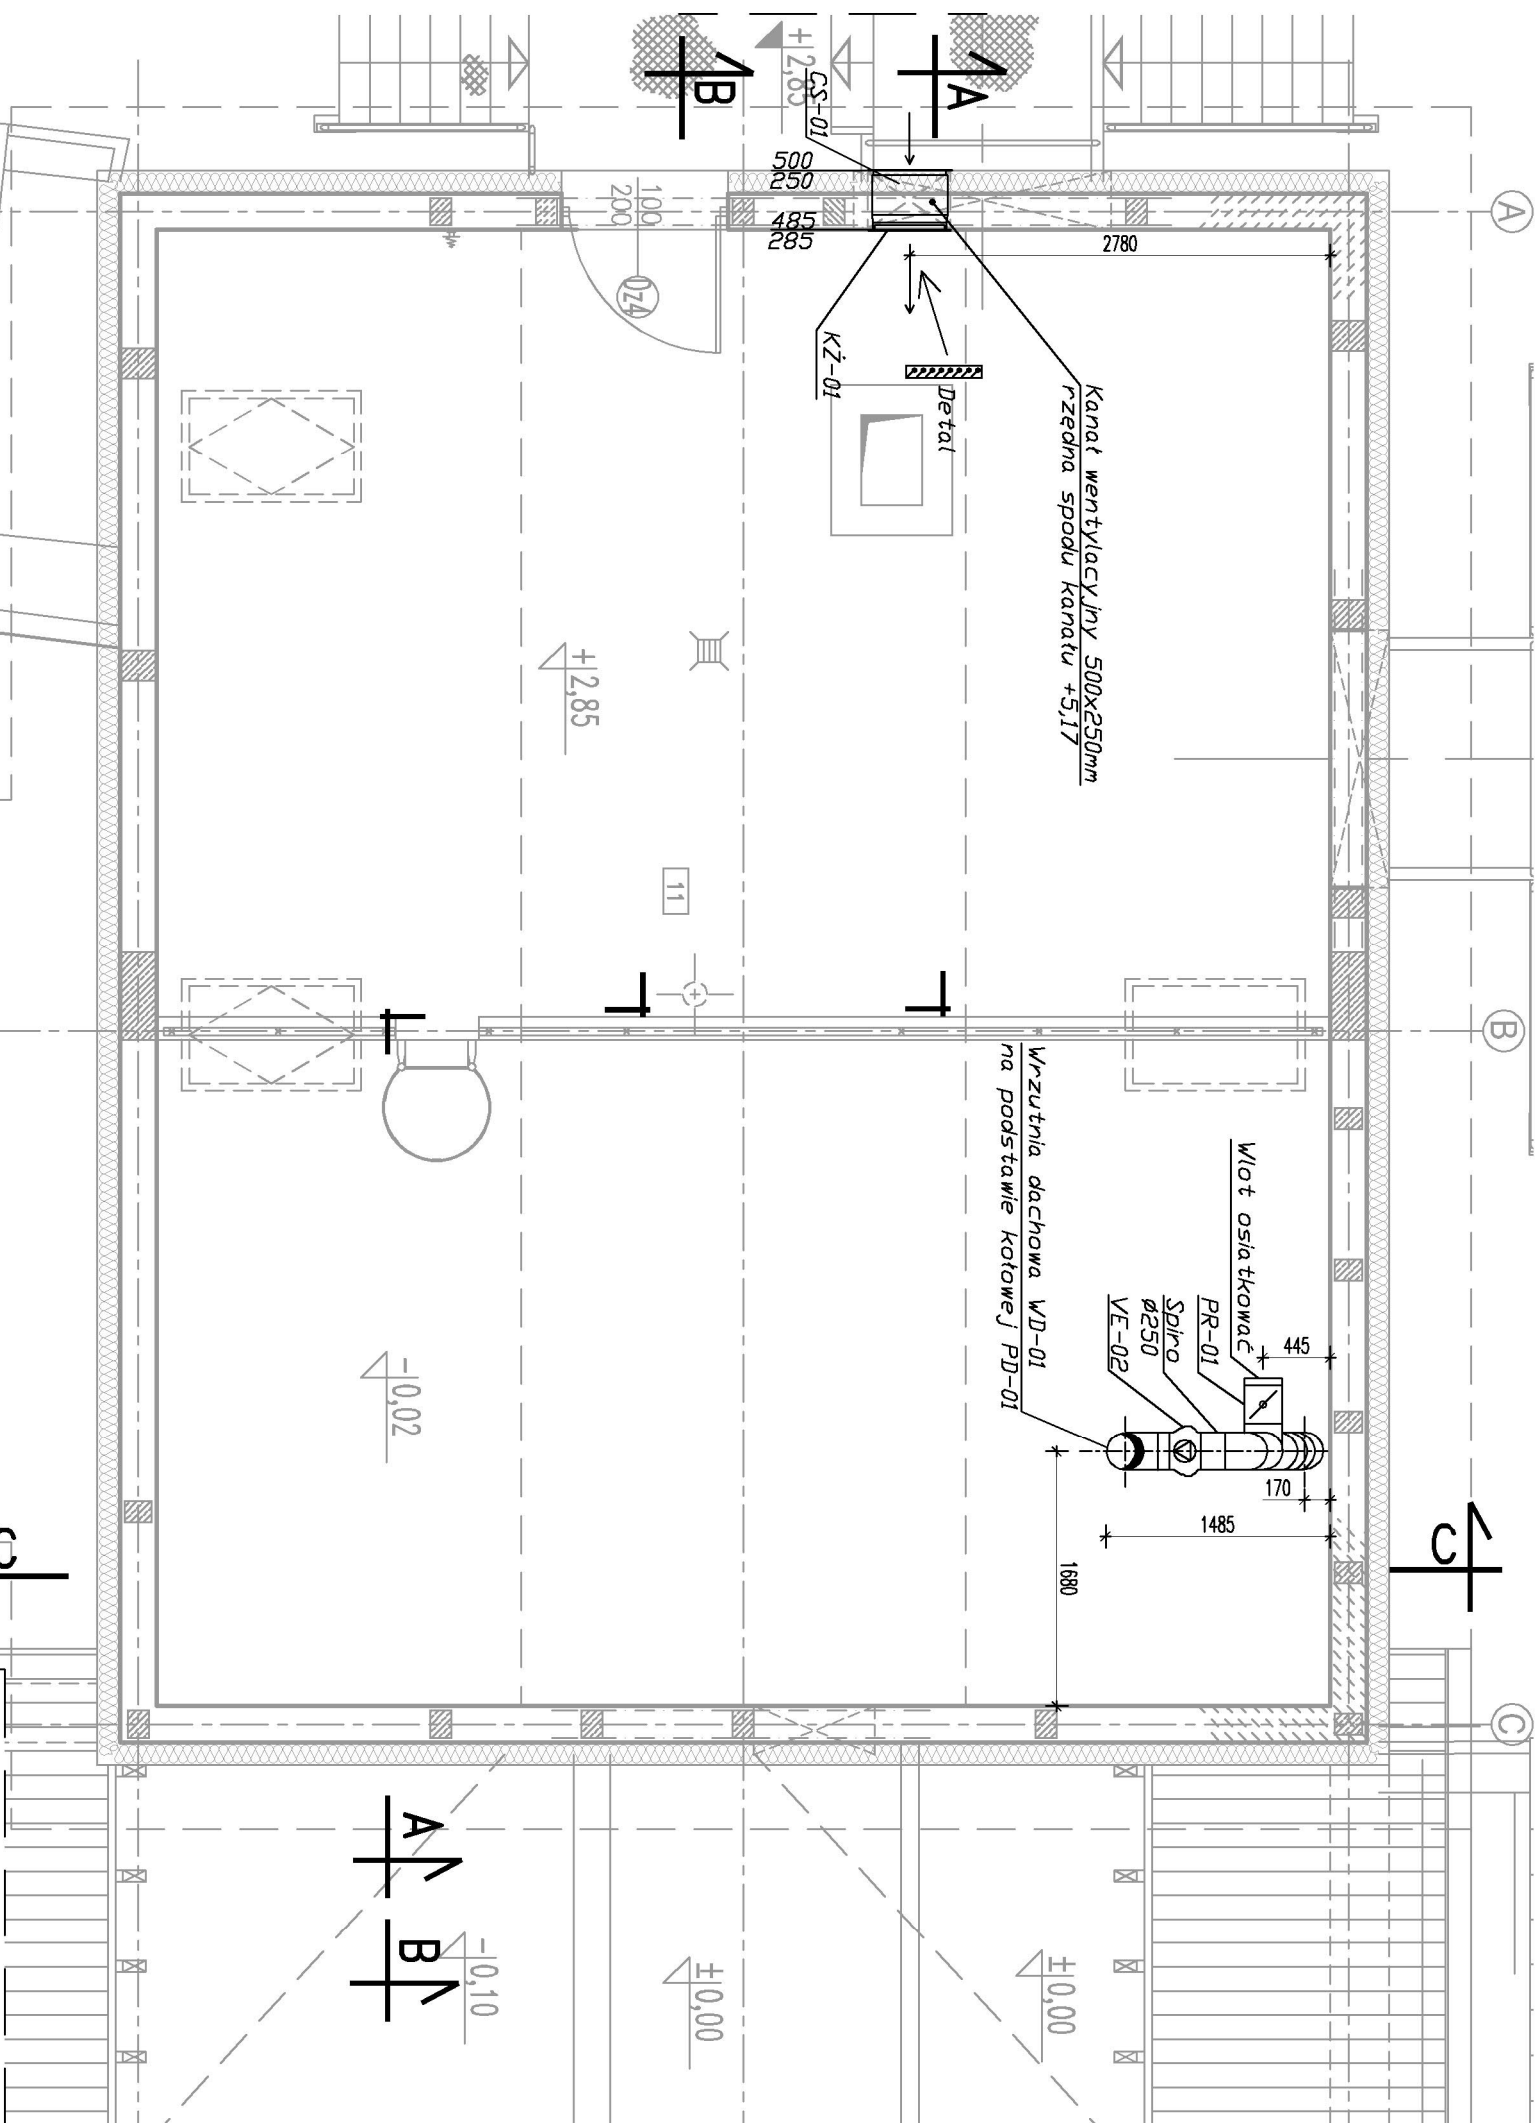

LEGENDA:

CS-01 – Czerpnia ścienna ze st. ocynk. 500x250mm
KŻ-01 – Krotka zdłużowa z tw. sztucznego
PR-01 – Przepustnica jednopłaszczyznowa ze st. ocynk. ø250
VE-02 – Wentylator kanałowy ø250
PD-01 – Podstawa dachowa ze st. ocynk. ø250 typ B/II
WD-01 – Wyrzutnia dachowa ze st. ocynk. ø250

±0,00 = 181,15 m n.p.m.

Zmiany:	Opis	Data	Nazwisko	Podpis
Opracowanie:	BUDOWA GMINNEJ OCZYSZCZALNI ŚCIEKÓW W m. BIAŁA DRUGA, gm. BIAŁA	Indeks 00	Data 04.2015	Rys. Nr P 10.236/14
Brzoza:	INSTALACJE SANITARNE	Faza PB	Skala 1:50	VE 1 2.00
Rysunek:	BUDYNEK TECHNICZNY	Projektant: mgr inż. Magdalena Lewandowska	Nr uprawnień: WKP/0145/PWOS/04	Podpis
	RZUT ANTRESOLI	Opracował: mgr inż. Tomasz Siodmiński	-	
	INST. WENTYLACJI	Sprawił: mgr inż. Anna Mikulska	MAZ/0413/P005/12	

UWAGA: Wymiary podano w milimetrach.
UWAGA: Oznaczenia materiałów i wyposażenia wg opisu technicznego
UWAGA: Rysunek opracowano według warunków technologicznych zawartych w opisie technologicznym

BIURO PROJEKTOWO – WYKONAWCZE
EKOPROMAG
ul. Engeströma 16/59
60-571 Poznań
ekopromag@gmail.com