


UWAGA: nie wykuczo się istnieją w terenie innych przewodów  
o których brak informacji wynika z dostępności historycznych lub niedopełnienia obowiązku  
zgłoszenia do inwentaryzacji  
(Ustawa z dnia 17 maja 1989 r. Prawo Geodezyjne i Kartograficzne,  
t.j. Dz. U. z 2020 r. poz. 276; późn. zm.).

MAPA DO CELÓW PROJEKTOWYCH

Projektowane obiekty budowlane	Kanalizacja sanitarna	535/15
Oznaczenie kancelaryjne zgłoszenia pracy geodezyjnej	GND.6640.2059.2021	
Sekcja mapy sy – wys. 1:1000	6.152.24.20.1, 6.152.24.20.2, 6.152.24.20.3, 6.152.24.20.4	
Miejscowość	Biała Parcele	
Numer działek ewidencyjnych	76/6	
Województwo	Łódzkie	
Powiat	wieluński	
Jednostka ewidencyjna	Identyfikator 101701_2	
Oreńb ewidencyjny	Identyfikator 101701_2.0002	
Skala mapy	Biała Parcele 1:500	
Prostokątne współrzędnych	2000/18	
Wysokość	Konstancja 60	
Oznaczenie granic obszaru, który był przedmiotem aktualizacji	-----	
Oznaczenie i informacje o służebnościach grunтовых mających wpływ na zagospodarowanie gruntu, zbieżnościowych w granicach projektowanej inwestycji		
Oznaczenie i symbol konturu użytku grunтового, który nie jest ujętym w bazie danych ewidencyjnych gruntu / budynków		
Stan aktualny na dzień	05-11-2021 r.	
Data sporządzenia mapy	05-11-2021 r.	
Kierownik robót:		

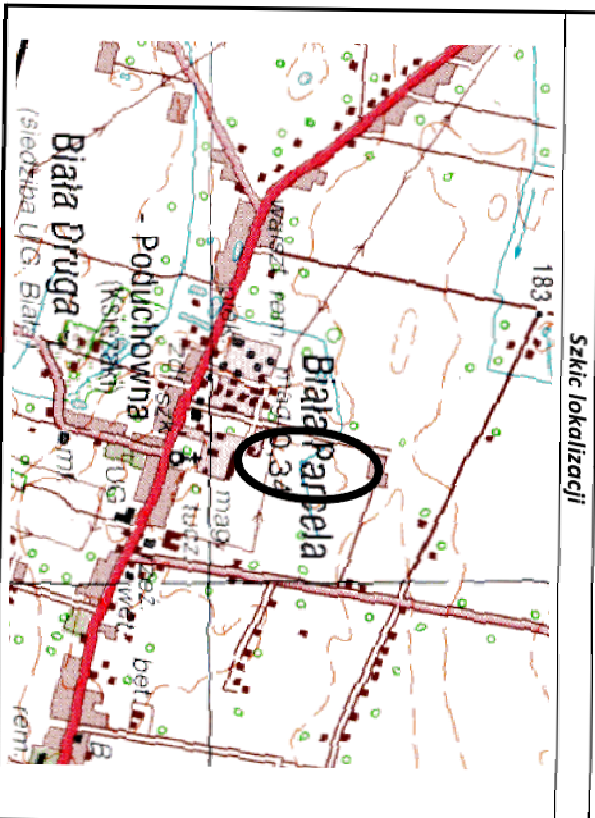

Oświadczam, że opierałem się na danych i informacjach, które są prawdziwe i wiarygodne, a także że nie mam żadnych wątpliwości co do ich prawdziwości i wiarygodności.	GND.6640.2059.2021
Uzasadnienie zgłoszenia projektu:	Stwierdzenie
Oznaczenie granic działki:	Stwierdzenie
Wzrost i wiek projektanta:	Stwierdzenie
Numer działki ewidencyjnej:	GND.6640.2059.2021
Wzrost i wiek inwestora:	Stwierdzenie
Wzrost i wiek inwestora:	Stwierdzenie
Data i podpis inwestora:	Stwierdzenie



OZNACZENIA W GRANICACH OPRACOWANIA A - D

Oznaczenie	Opis	Opis
1	zespół białych sportowców	zespół białych sportowców
2	woja na rowery	woja na rowery
3	basen do pływania	basen do pływania
4	basen do pływania	basen do pływania
5	basen do pływania	basen do pływania
6	basen do pływania	basen do pływania
7	basen do pływania	basen do pływania
8	basen do pływania	basen do pływania
9	basen do pływania	basen do pływania

LEGENDA I OZNACZENIA

Oznaczenie	Opis
1	zespół białych sportowców
2	woja na rowery
3	basen do pływania
4	basen do pływania
5	basen do pływania
6	basen do pływania
7	basen do pływania
8	basen do pływania
9	basen do pływania

Opis	Opis
1	zespół białych sportowców
2	woja na rowery
3	basen do pływania
4	basen do pływania
5	basen do pływania
6	basen do pływania
7	basen do pływania
8	basen do pływania
9	basen do pływania

Opis	Opis
1	zespół białych sportowców
2	woja na rowery
3	basen do pływania
4	basen do pływania
5	basen do pływania
6	basen do pływania
7	basen do pływania
8	basen do pływania
9	basen do pływania

Stwierdzenie, że opierałem się na danych i informacjach, które są prawdziwe i wiarygodne, a także że nie mam żadnych wątpliwości co do ich prawdziwości i wiarygodności.

ARCHITEKT  
Marta-Magdalena Dziuba  
NIP 631 020 77 15  
Włoków 50, 98-350 Biała

mgr inż.  
specjalista i urz. elektr.

upr. nr 937390  
LDO/WE/2978/03

PROJEKT ZAGOSPODAROWANIA TERENU

OPRACOWANIE PRACOWNIKA SZKOŁY  
LOKALIZACJA: Jednostka 101701\_2 Biała, ob. nr 101701\_2.0002 Biała Parcele  
dz. nr 76/6

nr rysunku  
Z-1

INWESTOR  
Gmina Biała, Biała Długa 48  
98-350 Biała

Zagospodarowanie terenu  
BRANŻA - INSTALACJE ELEKTRYCZNE

skala  
1:500